


### Legende

| vorhanden | geplant | entfällt |                                  |
|-----------|---------|----------|----------------------------------|
|           |         |          | Schmutzwasserleitung             |
|           |         |          | Trinkwasserleitung               |
|           |         |          | Elektrische Leitung oberirdisch  |
|           |         |          | Elektrische Leitung unterirdisch |
|           |         |          | Gasleitung                       |
|           |         |          | Biogasleitung                    |
|           |         |          | Fernheizleitung unterirdisch     |
|           |         |          | Fernmeldeleitung unterirdisch    |
|           |         |          | Leerrohr                         |
|           |         |          | FTTH / LWL                       |
|           |         |          | FTTH MFR 7x12x2.0                |
|           |         |          | Cluster                          |

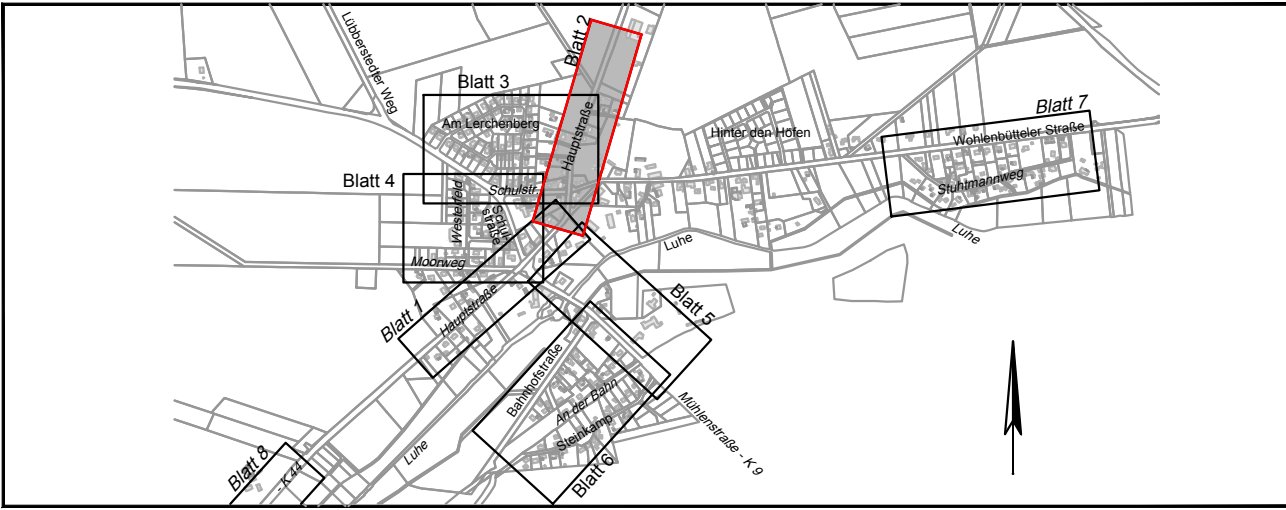

|       |      |       |  |
|-------|------|-------|--|
| f     |      |       |  |
| e     |      |       |  |
| d     |      |       |  |
| c     |      |       |  |
| b     |      |       |  |
| a     |      |       |  |
| Datum | gez. | gepr. |  |

**Auftraggeber**  
 Gemeinde Soderstorf  
 Pinnekuhl 13 - 21388 Soderstorf

**Projekt**  
 Ausbau von FTTC zu FTTH  
 in der Gemeinde Soderstorf

**Zeichnungsinhalt**  
 Lageplan 2  
 Ortsteil Soderstorf

|          | Datum    | Name | Projekt-Nr.                      | Ausführungsplanung |
|----------|----------|------|----------------------------------|--------------------|
| gez.     | 16.02.18 | Slu  | 0725-17-012                      | Maßstab: 1:500     |
| PL       | 16.02.18 | Ui   | Datei-Name: 180214-AP-Soderstorf | Anlage:            |
| gepr. PL |          |      | Stifttabelle                     | Unterlage:         |
| gepr. RL |          |      | Blattgröße: 1160 x 445 mm        | Blatt-Nr.: 2       |

**Verfasst, den**  
 Sweco GmbH  
 Von-Somnitz-Ring 13  
 21423 Winsen (Luhe)  
 Telefon +49 4171 79005-0  
 Telefax +49 4171 79005-20

**Aufgestellt, den**  
 Zertifiziert durch die TÜV Rheinland Cert GmbH  
 (www.tuv.com, ID 9108622071) nach  
 ISO 9001:2008, ISO 14001:2004, OHSAS 18001:2007

**Planungsgrundlage:**  
 - digitale Daten des ALKIS, Stand: August 2017  
 (Amtliches Liegenschaftskatasterinformationssystem)  
 - Bestands- und Höhenplan  
 durch Vermessungsbüro John, Stand: August 2017  
 - Bezugssystem: ETRS 89, UTM-Abbildung  
 - Höhenbezug: DE\_DHHN92\_NH