


### Legende

vorhanden	geplant	entfällt	
			Schmutzwasserleitung
			Trinkwasserleitung
			Elektrische Leitung oberirdisch
			Elektrische Leitung unterirdisch
			Gasleitung
			Biogasleitung
			Fernheizleitung unterirdisch
			Fernheizleitung oberirdisch
			Leerrohr
			FTTH / LWL
			FTTH MFR 7x12x2,0
			Cluster

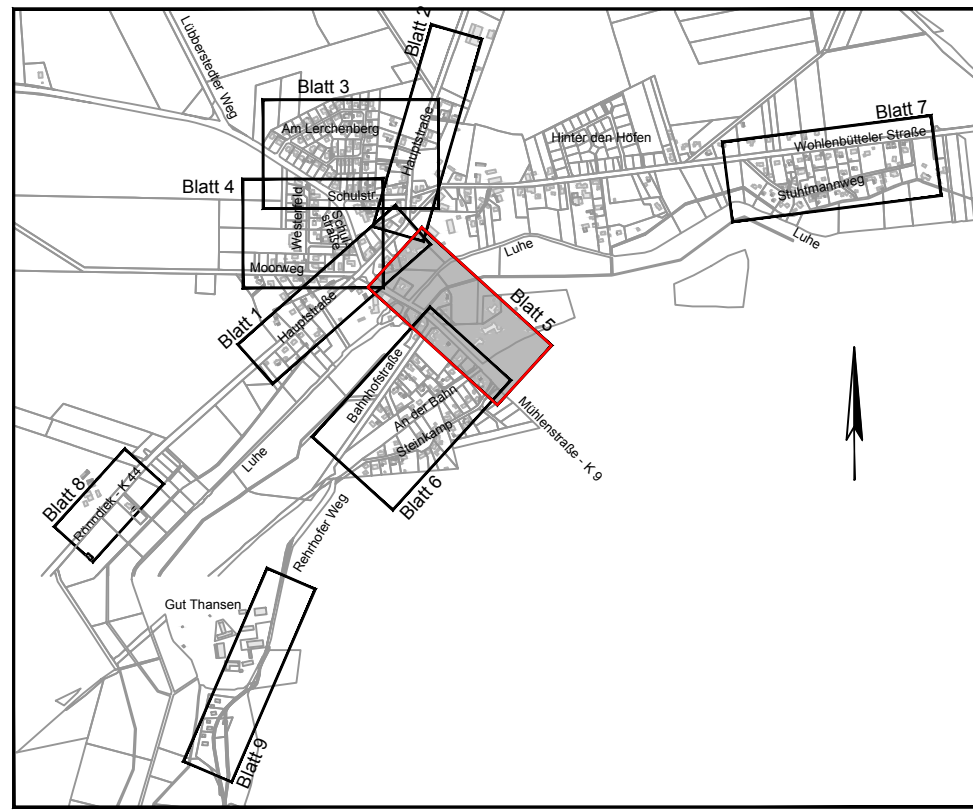

f			
e			
d			
c			
b			
a			
	Datum	gez.	gepr.

**Auftraggeber**  
 Gemeinde Soderstorf  
 Pinnekuhl 13 - 21388 Soderstorf

**Projekt**  
 Ausbau von FTTC zu FTTH  
 in der Gemeinde Soderstorf

**Zeichnungsinhalt**  
 Lageplan 5  
 Ortsteil Soderstorf

	Datum	Name	Projekt-Nr.	Ausführungsplanung
gez.	19.02.18	Siu	0725-17-012	Maßstab: 1:500
PL	19.02.18	Ui	Datei-Name 180214-AP-Soderstorf	Anlage:
gepr. PL			Stifttabelle	Unterlage:
gepr. RL			Blattgröße 1160 x 445 mm	Blatt-Nr.: 5

**Verfasst, den**  
 Sweco GmbH  
 Von-Sonnitz-Ring 13  
 21423 Winsen (Lühe)  
 Telefon +49 4171 79005-0  
 Telefax +49 4171 79005-20

**Aufgestellt, den**  
 SWECO  
 Zertifiziert durch die TÜV Rheinland Cert GmbH  
 (www.tuv.com, ID 9106622071) nach  
 ISO 9001:2008, ISO 14001:2004, OHSAS 18001:2007

Planungsgrundlage:  
 - digitale Daten des ALKIS, Stand: August 2017  
 (Amtliches Liegenschaftskatasterinformationssystem)  
 - Bestands- und Höhenplan  
 durch Vermessungsbüro John, Stand: August 2017  
 - Bezugssystem: ETRS 89, UTM-Abbildung  
 - Höhenbezug: DE\_DHHN92\_NH